


STROJOVNA TECHNOLOGIE DĚTSKÉHO BAZÉNU

- PŮDORYS

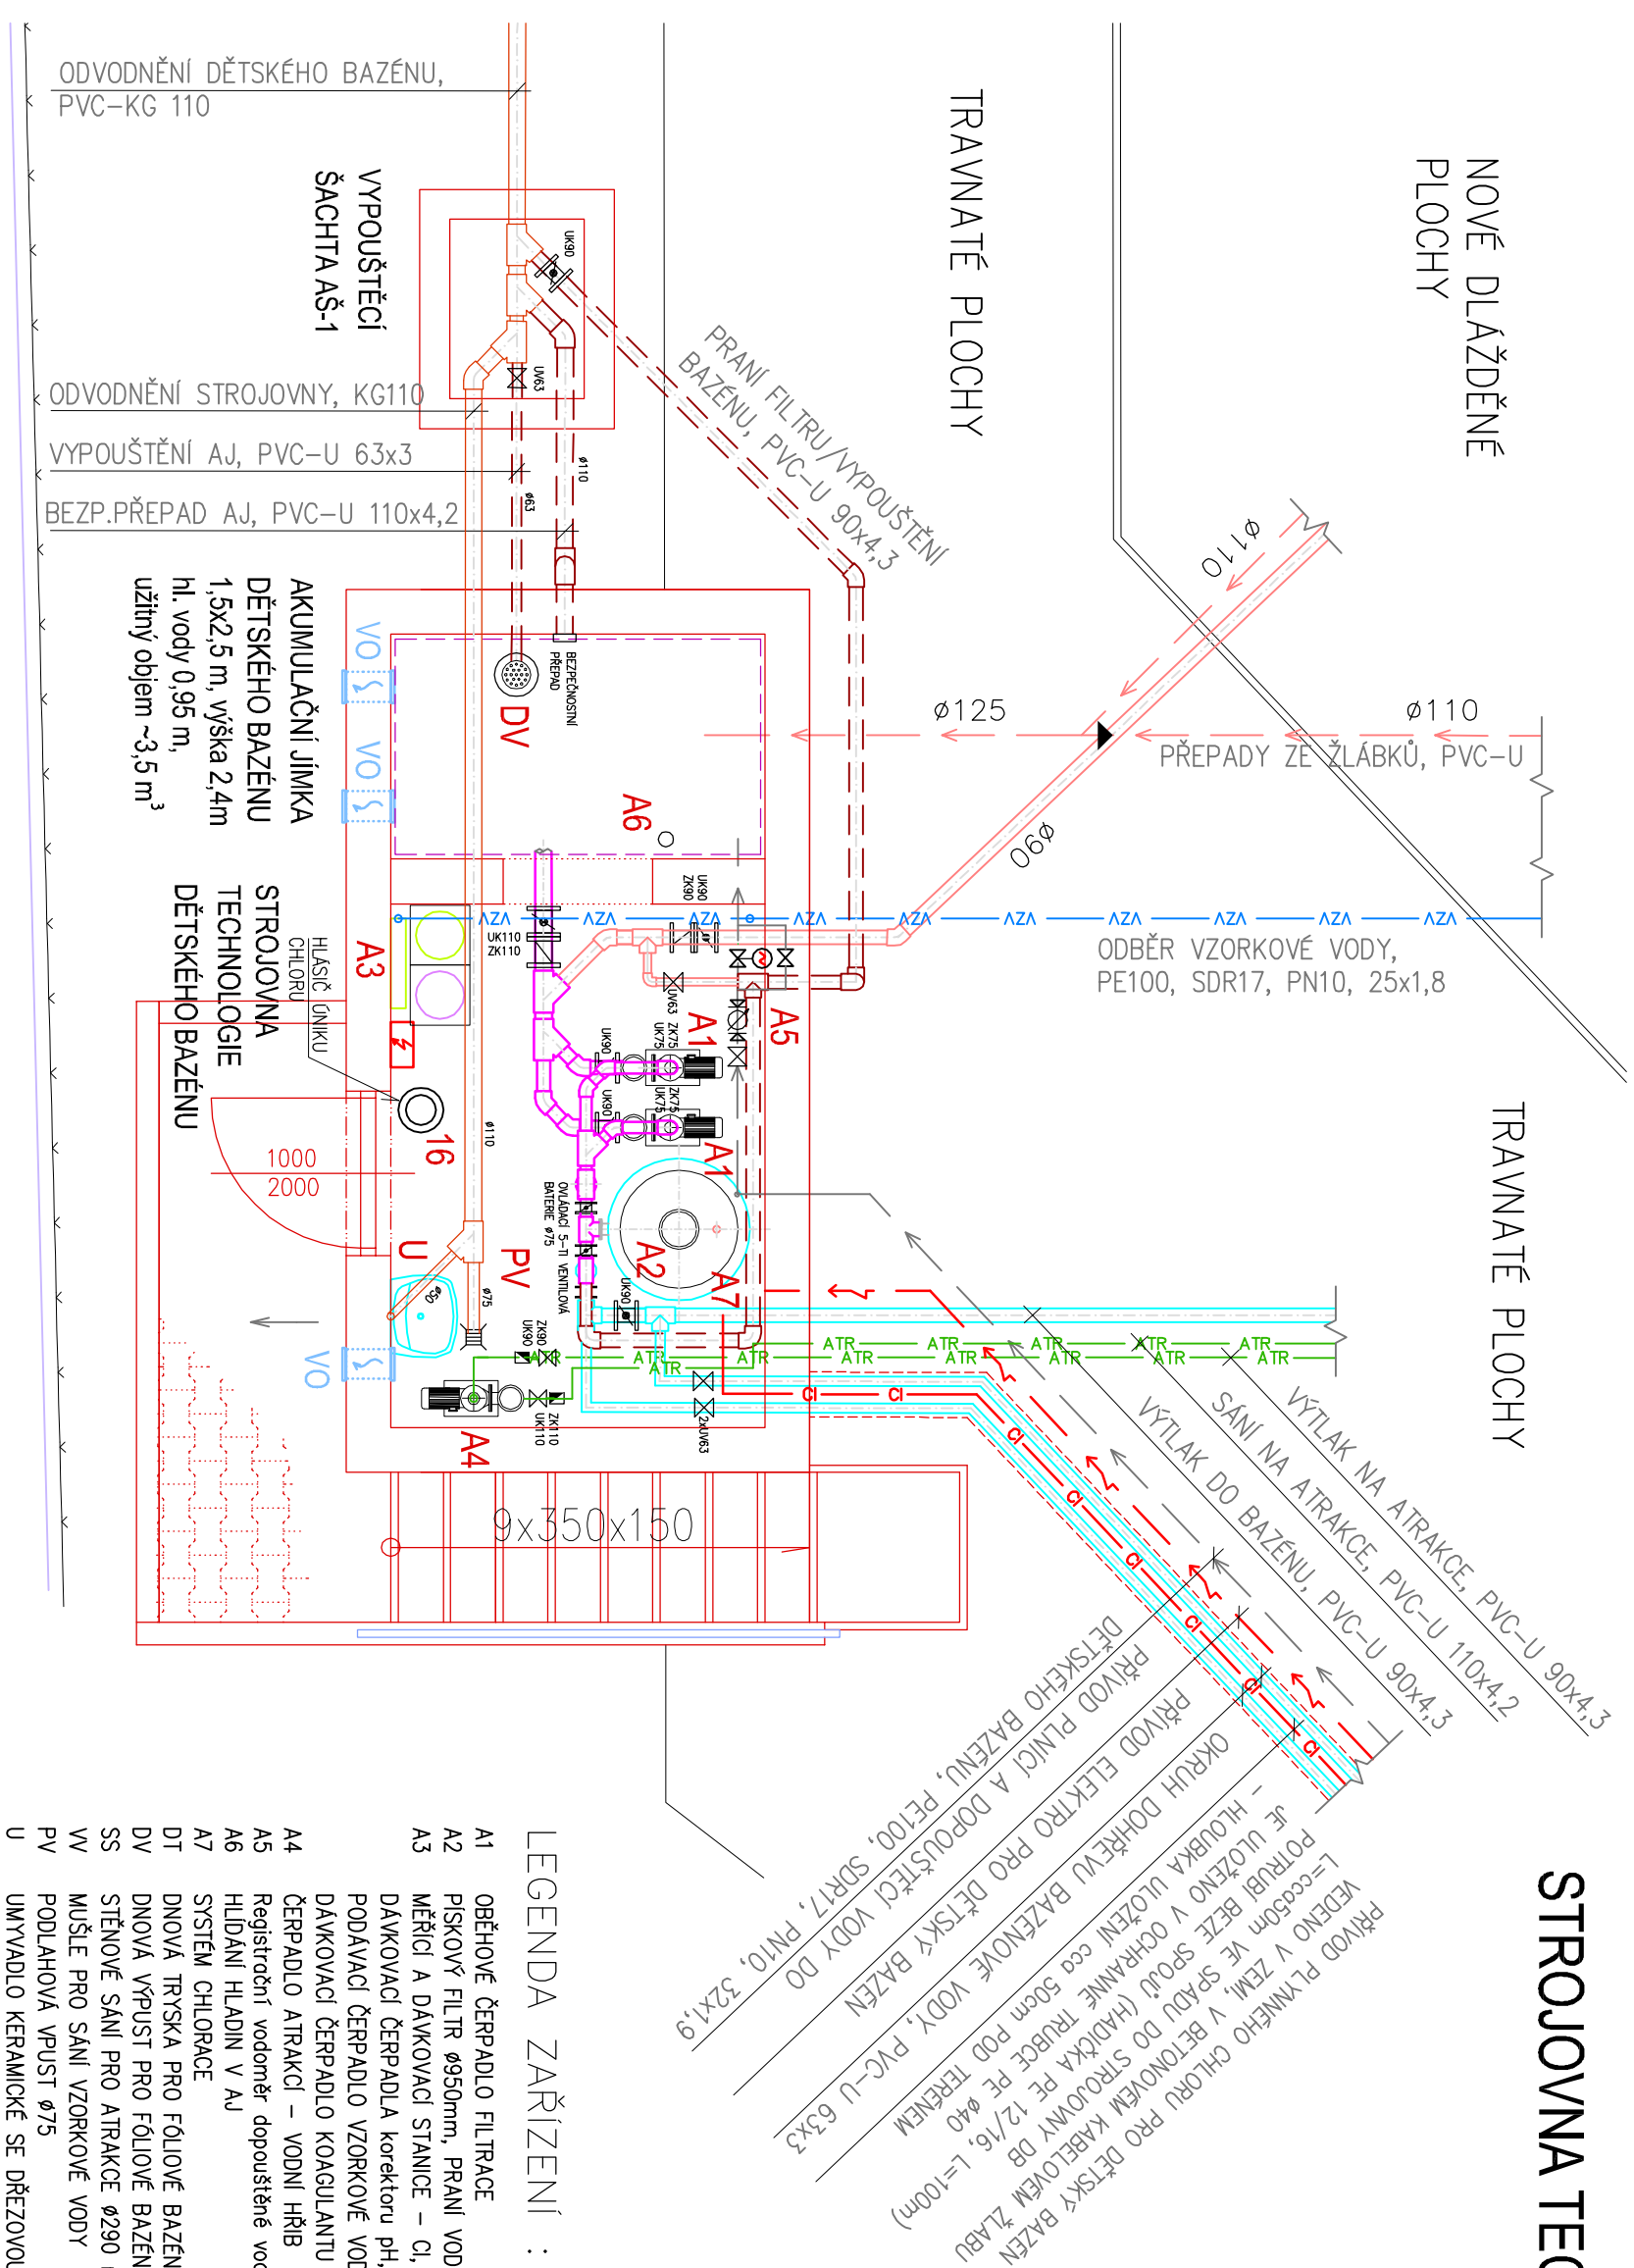

LEGENDA POTRUBÍ :

- PLNÍČÍ A DOPLNKOVÁ VODA
- PŘEPADY ZE ŽLABKŮ
- VYPOUŠTĚNÍ BAZÉNU
- SANÍ NA ČERPADLA, VÝTLAK NA FILTRY
- VÝTLAK UPRAVENÉ VODY DO BAZÉNU

ODPADNÍ VODA Z PRANÍ FILTRŮ

OKRUH PRO ATRAKCE

VYPOUŠTĚNÍ DO KANALIZACE

VZORKOVÁ VODA NA MDS

- LEGENDA ZAŘÍZENÍ :
- | | | | |
|----|----------------------------------------------------------------------------|---|-------------------------------------------------------------------|
| A1 | OBĚHOVÉ ČERPADLO FILTRACE | 2 | 1,35/1,04kW, 400V, Q=22,5 m ³ /h, H=10m v.s. |
| A2 | PÍSKOVÝ FILTR Ø950mm, PRANÍ VODOU | 1 | - Q=21,25 m ³ /h, v=30m ³ /h/m ² |
| A3 | MĚŘÍČÍ A DÁVKOVACÍ STANICE – Cl, pH, t | 1 | 230V, 10A |
| | DÁVKOVACÍ ČERPADLO korektoru pH, | 1 | 230V, 50/60Hz, 30W, IP65 (npojeno z MDS) |
| | PODAVACÍ ČERPADLO VZORKOVÉ VODY | 1 | 230V, 0,6kW, 4,2m ³ /h, H=10m v.s. |
| | DÁVKOVACÍ ČERPADLO KOAGULANTU | 1 | 230V, 50/60Hz, 16W, IP65 |
| A4 | ČERPADLO ATRAKCÍ – VODNÍ HRIB | 1 | 2,40/2,06kW, 230/400V, Q=34 m ³ /h, H=10m v.s. |
| A5 | Registrační vodoměr doporuštěné vody pro dětský bazén | 1 | + elektroventil doporuštěné vody do A1, 0,1kW |
| A6 | HLÍDÁNÍ HLADIN V AJ | 1 | - |
| A7 | SYSTÉM CHLORACE | 1 | viz detail |
| DT | DNOVÁ TRYSKA PRO FÓLOVÉ BAZÉNY | 3 | s regulovatelným průtokem, příp. ø50, min.12 m ³ /h |
| DV | DNOVÁ VÝPUST PRO FÓLOVÉ BAZÉNY ø200 mm | 2 | NEREZ, boční připojení 2", 15 m ³ /h |
| SS | STĚNOVÉ SANÍ PRO ATRAKCE ø290 mm | 2 | s přírubou pro saní pro ATRAKCE ø290, 40 m ³ /h |
| VV | MUŠLE PRO SANÍ VZORKOVÉ VODY | 2 | |
| PV | PODLAHOVÁ VPUST ø75 | 1 | |
| U | UMÝVADLO KERAMICKÉ SE DŘEZOVOU VYTAHOVACÍ SPRŠKOU, PRO MOŽNOST OPLACHU OČÍ | 1 | |

| | | | |
|------------------------------------------------------------------------------------------------------------------------|-------------------------------------------------------------|---------------------------------------|----|
| INVESTOR : Městský úřad Brumov–Bylnice H. Synkové 942 | ZAK. ČÍSLO : | POR 01.02.2020 | |
| | OBEC : | BRUMOV–BYLNICE | |
| | DATUM : | 03/2020 | |
| | 763 31 Brumov–Bylnice | FORMÁT : | A3 |
| STUPEŇ : | PROJEKT | POČ. VYHOTOVENÍ : | 6 |
| STAVBA : | DĚTSKÝ BAZÉN, SPORTOVNÍ A REKREAČNÍ AREÁL BRUMOV–BYLNICE | | |
| ČÁST : | D.1.4. TECHNOLOGICKÁ ČÁST | | |
| NAZEV VÝKRESU : | STROJOVNA TECHNOLOGIE DĚTSKÉHO BAZÉNU – PŮDORYS | | |
| <div><div><div></div><div></div></div><div>PROJEKT • OBČIHO • REALIZACE VE STAVBY PŮDOR PŘEŘOV</div></div> | | MICHAL POSPÍŠIL | |
| | | +420 736 680 233 | |
| | | IČO 65912535 | |
| | | DIČ CZ 7404195678 | |
| Středo: TUČN 148, 751 16 TUČN | | Konec: DENISOVA 2916/9, 750 02 PŘEŘOV | |
| Zodp. proj. | | Michal POSPÍŠIL | |
| Výpracovi | | LUCIE MASARIKOVÁ | |
| Autoriz. osoba | | ING. ZDENA TILEROVÁ | |
| MĚŘÍTKO : M 1:50 | | Č. VÝKRESU : D.1.4. – 03 | |